

Comune di:  
**San Giorgio in Bosco**

Contenuto:  
**Piante**

Scala:  
**1:100**

Elaborato n°:  
**04.006**

Comune di:  
**San Giorgio in Bosco**


arch. str. imp.  
PRELIMINARE: ■ ■ ■  
ESECUTIVO: ■ ■ ■

Data di emissione:  
**22 luglio 2015**

Operatore:  
**.md.**

Stato:  
**di PROGETTO**

ARCHITETTO SIMONE GASTALDELLI,  
Caric della Consorzio n° 0 - 05010  
Piazzola sul Brenta (PD)  
Tel: 049.9450.841 - Fax: 049.9451.942  
E-Mail: s.gastal@studioimmd.com  
P.N.N.: 04951420298

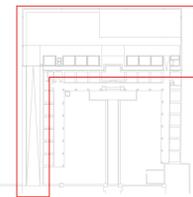


LEGENDA			
↙ +78,88	quote finito in pianta	↘ +78,88	quote finito in sezione
---	assi (misure progressive)	---	Giunto di dilatazione
○ S	quote sondaggi	---	Falda
		---	Terreno esistente
- Tutte le quote sono in metri			

SCARICHI	
	Linea smaltimento acque meteoriche
	Scarico pluviale
	Pozzetto di raccordo e/o ispezione
	Recapito finale
	Tubo di scarico acque bianche
	Caditoia
	Canaletta
	Linea smaltimento reflui civili
	Pozzetto con sifone di piede colonna W.C.
	Pozzetto di raccordo e/o ispezione
	Vasca imhoff per 10 abitanti
	Recapito finale
	SUB IRRIGAZIONE

LEGENDA ELETTRICO	
	Faretti ad incasso
	Pozzetto elettrico
	Quadro elettrico

PIANTA COPERTURA

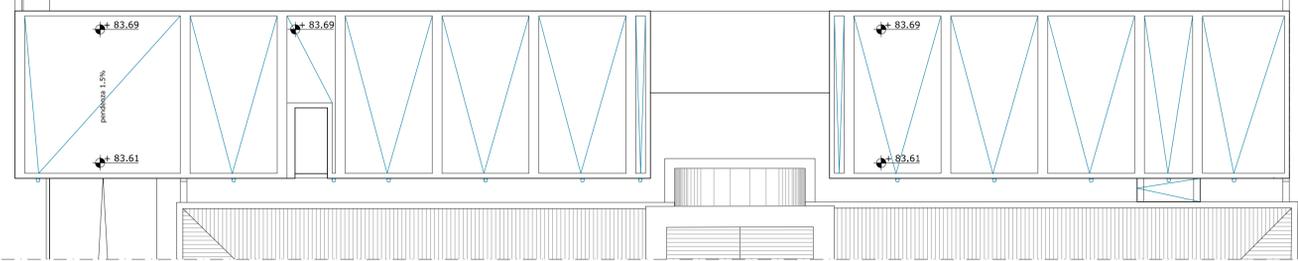

PIANTA PIANO TERRA

