


PIANTA PIANO TERRA
scala 1:100

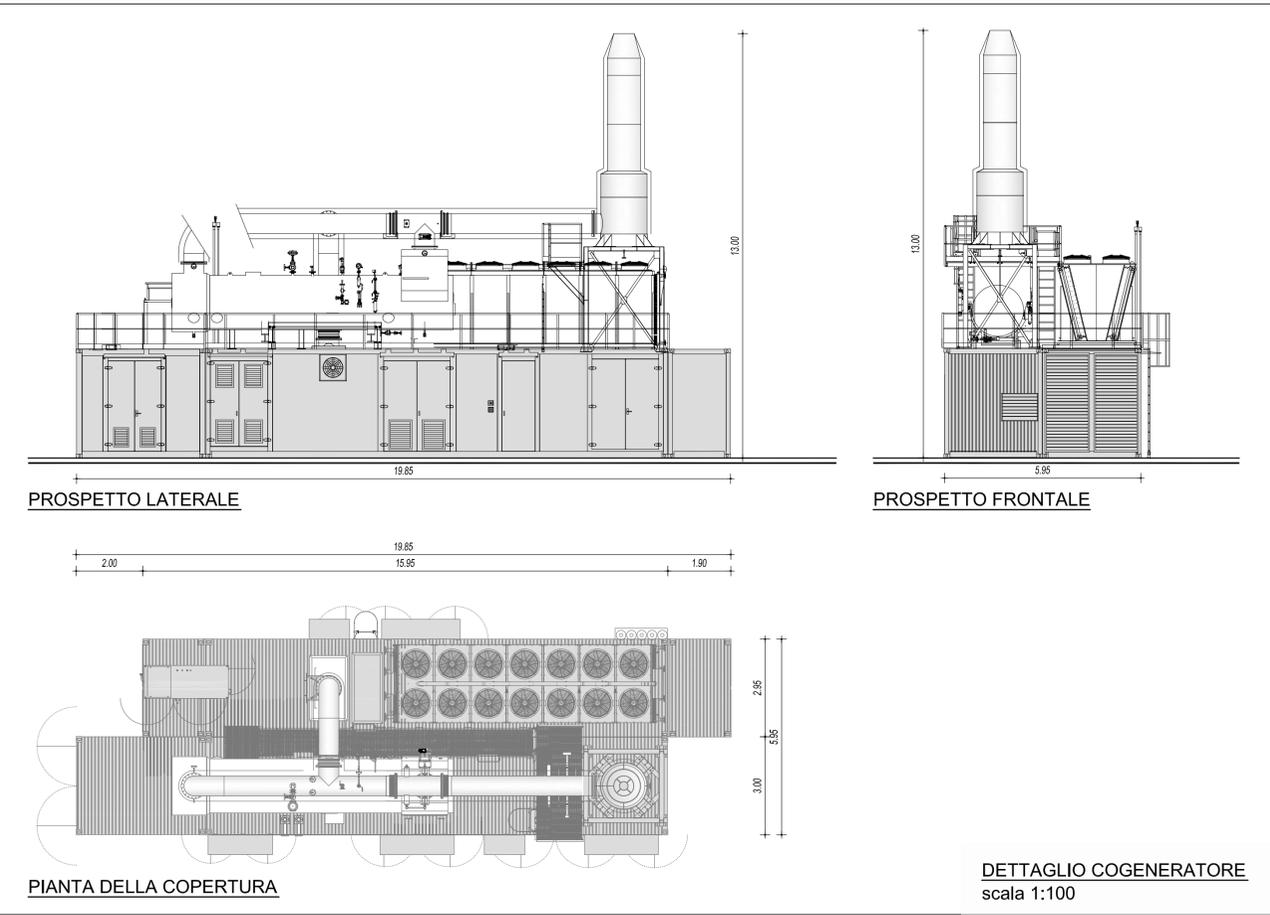


PROSPETTO LATERALE

PROSPETTO FRONTALE

PIANTE DELLA COPERTURA

DETTAGLIO COGENERATORE
scala 1:100

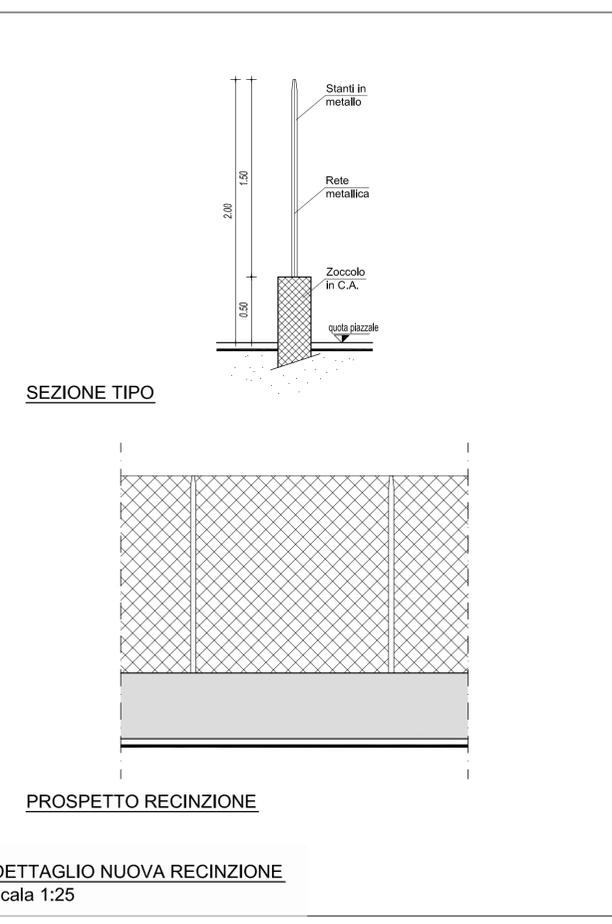

SEZIONE TIPO

PROSPETTO RECINZIONE

DETTAGLIO NUOVA RECINZIONE
scala 1:25



GRUPPO
SANPELLEGRINO



SANPELLEGRINO S.p.A
STABILIMENTO VERA DI SAN GIORGIO IN BOSCO
PADOVA

**PROGETTO PER LA REALIZZAZIONE
DI UN IMPIANTO DI TRIGENERAZIONE
A GAS METANO IN SOSTITUZIONE DI
UN IMPIANTO ESISTENTE**

SPORTELLINO UNICO ATTIVITA' PRODUTTIVE
VARIANTE ALLO STRUMENTO URBANISTICO art. 4 L.R. 55/2012

OGGETTO: PARTICOLARE IMPIANTO DI TRIGENERAZIONE
PIANTE, PROSPETTI E SEZIONE

COMMESSA: 16EI031	DATA: Febbraio 2017	TAVOLA								
FILE: 16EI031DEF10	SCALA: 1:100	10								
<table border="1" style="width: 100%; border-collapse: collapse;"> <thead> <tr> <th style="width: 50%;">Aggiornamento</th> <th style="width: 50%;">Causale</th> </tr> </thead> <tbody> <tr> <td> </td> <td> </td> </tr> <tr> <td> </td> <td> </td> </tr> <tr> <td> </td> <td> </td> </tr> </tbody> </table>	Aggiornamento	Causale							<p>PROGETTISTA: Ing. STEFANO SVEGLIADO</p>	
Aggiornamento	Causale									

STUDIO TECNICO ASSOCIATO
SVEGLIADO
35013 CITTADELLA (PD) - Via T. Gallo, 6
Tel. 049/5970201 - Fax 5970786 - Email: info@studiosvegliado.it

